

Pianta copertura  
Scala 1:100

LEGENDA SIMBOLOGIA ANTINCENDI


SIMBOLO FIGURATO	CATEGORIA / DEFINIZIONE
	ELEMENTI COSTRUTTIVI RESISTENTI AL FUOCO
	Porta tagliafuoco REI 120
	ELEMENTI COSTRUTTIVI RESISTENTI AL FUOCO
	Separazioni tagliafuoco REI 120
	SISTEMA DI VIE D'USCITA
	Percorso d'uscita Orizzontale
	SISTEMA DI VIE D'USCITA
	Percorso d'uscita verso l'alto
	SISTEMA DI VIE D'USCITA
	Percorso d'uscita verso il basso
	SISTEMI ANTINCENDIO IDRICI
	Idrante a parete UNI 45
	ATTREZZATURE ANTINCENDIO
	Estintore Portatile a polvere omologato D.M. 07/01/05
	ATTREZZATURE ANTINCENDIO
	Estintore Portatile ad anidride carbonica omologato D.M. 07/01/05
	ATTREZZATURE ANTINCENDIO
	Estintore Carrellato a polvere omologato D.M. 06/03/92
	SISTEMI DI AERAZIONE ED ILLUMINAZIONE NATURALI
	Aperture di aerazione naturale

IMPIANTO DI RIVELAZIONE ED ALLARME INCENDIO

Tutti i luoghi dell'edificio saranno sorvegliati da un impianto IRAI a norma UNI 9795, composto da:

- centrale di controllo e segnalazione
- pulsanti manuali di allarme incendio
- alimentazione di sicurezza
- diffusione di allarme tramite POA (pannelli ottico acustici).

Inoltre, per il sito di stoccaggio dei carboni attivi sarà installato un sistema di inerti ad azoto, azionato soltanto in emergenza e controllato da un misuratore di CO2 posto sulla parte superiore del sito.

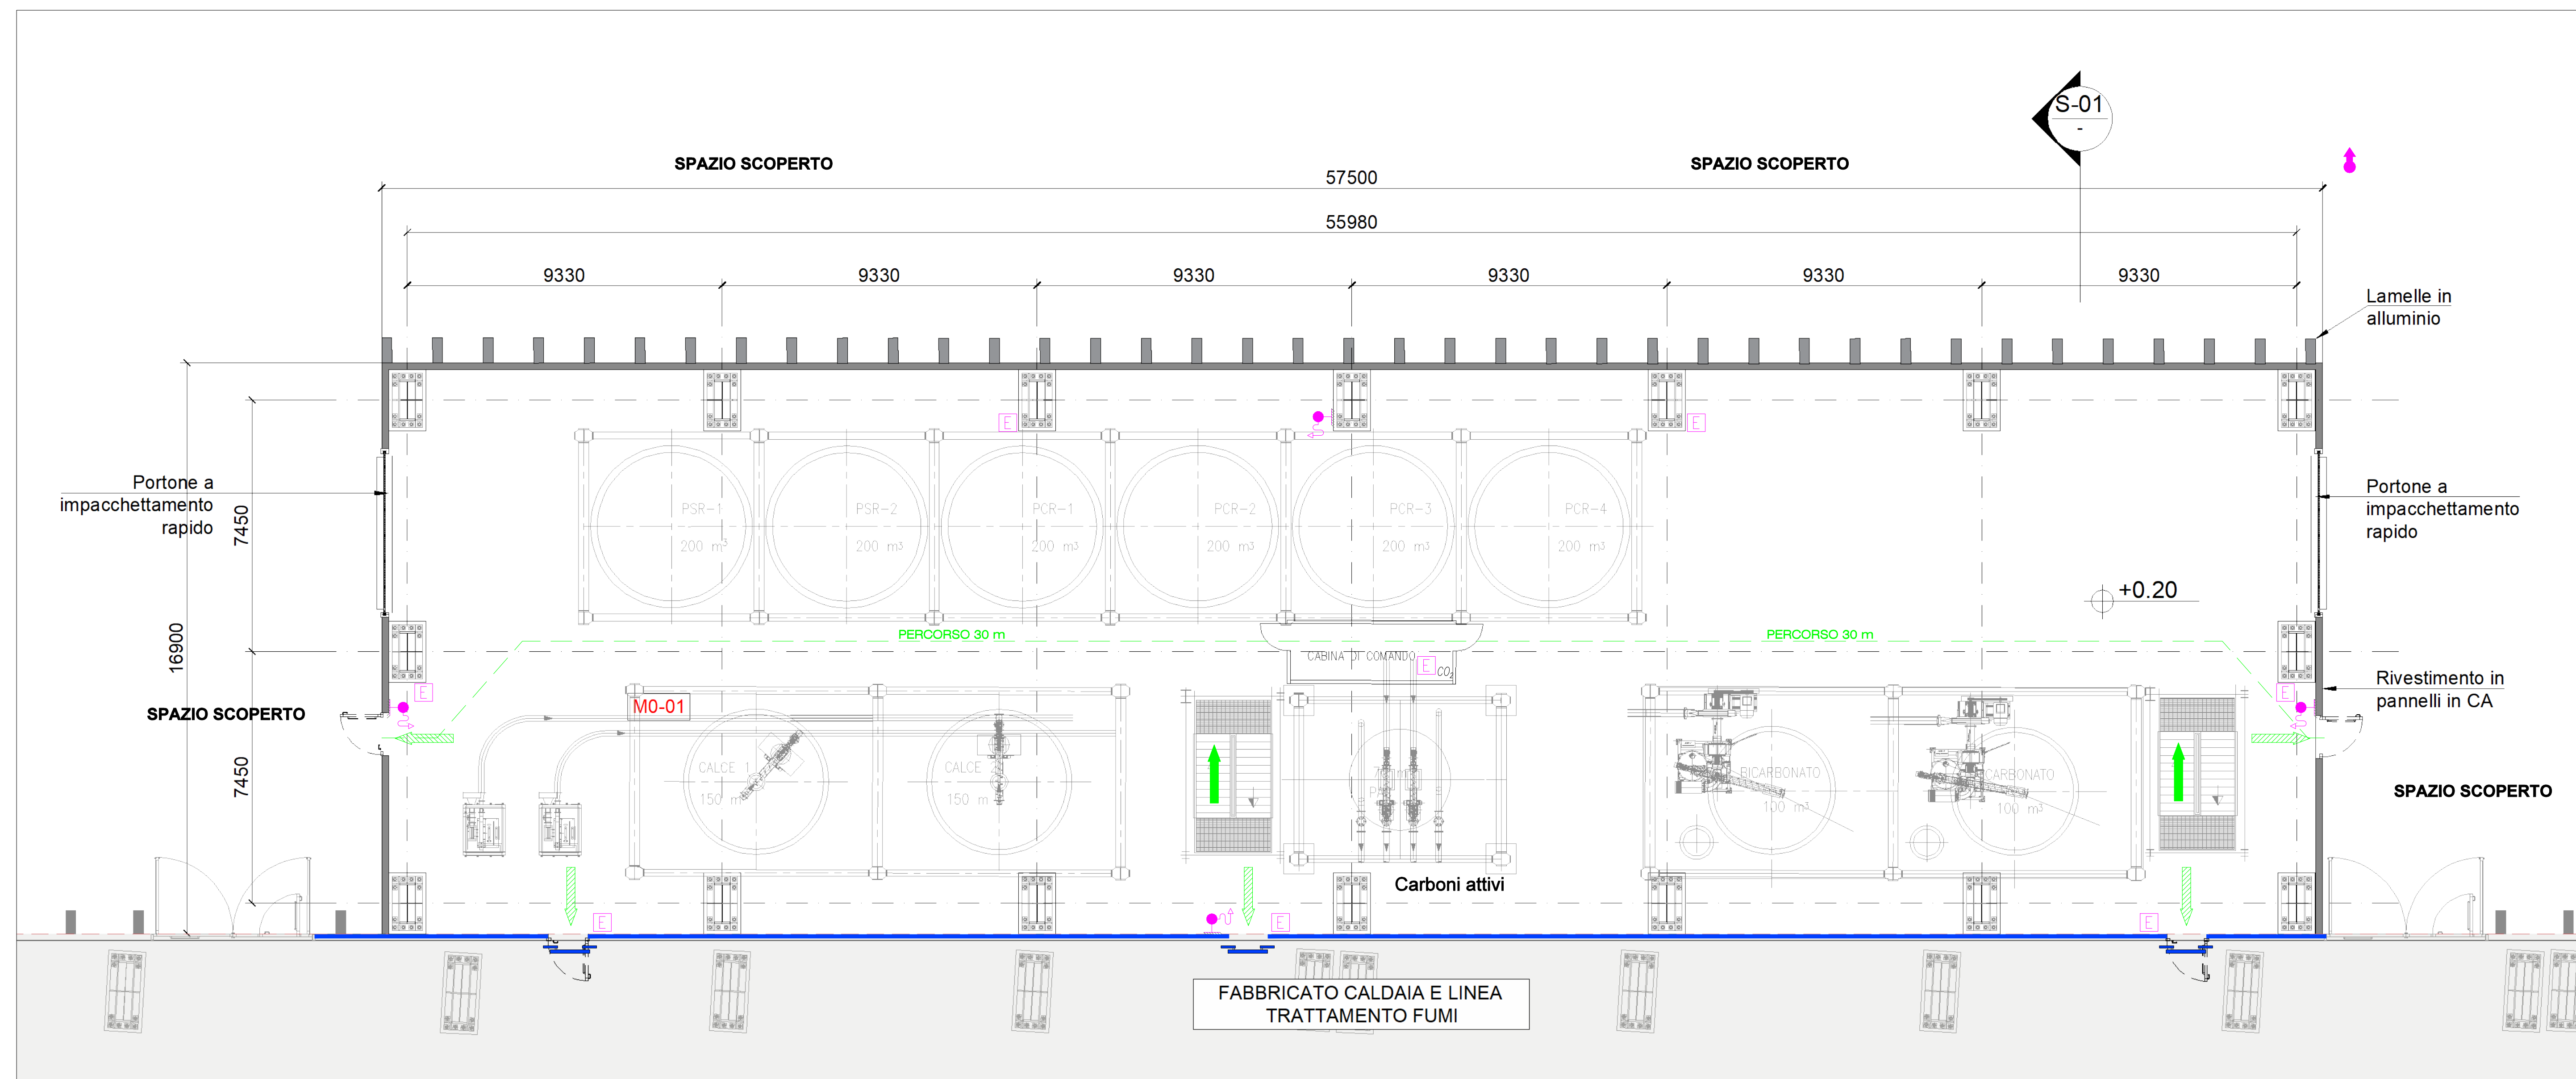

Pianta Livello 0 - Quota ±0,00m  
Scala 1:100

00	Giugno 2021	Prima emissione	Griffini
Revisione interna	Data	Descrizione revisione	Redazione
Numero documento interno		Derivato da	
CAVP09V1000LDL090061			
<p><b>Impianto per la produzione di energia elettrica e termica mediante combustione di rifiuti speciali non pericolosi sito in Comune di Cavaglià (BI)</b></p>			
<p>TITOLO DOCUMENTO Fabbricato reagenti e ceneri leggere Pianta Q. +0.20 m - Pianta copertura</p>			
Numero Tavola	Scala	Scala piotaggio	
<b>Tav.35</b>	1:100	1:1	
Progettata	Verifica		
A. Griffini	C. Donati		
Proponente - Legale Rappresentante	Approvazione		
F. Roncari	L. Zaniboni		
<p>Ing. Alessandro Griffini Via Muller 32/C 28021 Vercellina (VC) T (+39) 348 5517304 alessandro.griffini@alice.it</p>			

È vietata espressamente la ristampa o l'uso non autorizzato di questo documento, o l'uso non autorizzato di questo documento, o l'uso non autorizzato di questo documento. Ogni infrazione comporta il risarcimento dei danni subiti. Sono riservati tutti i diritti derivanti dalla concessione di brevetti per invenzioni, di modelli industriali di utilità e di disegni di modelli. The reproduction, distribution and utilization of this document as well as the communication of its contents to others without express authorization is prohibited. Offenders will be held liable for the payment of damages. All rights reserved in the event of the grant of patent, utility model or design.