


Sezione
Scala 1:100

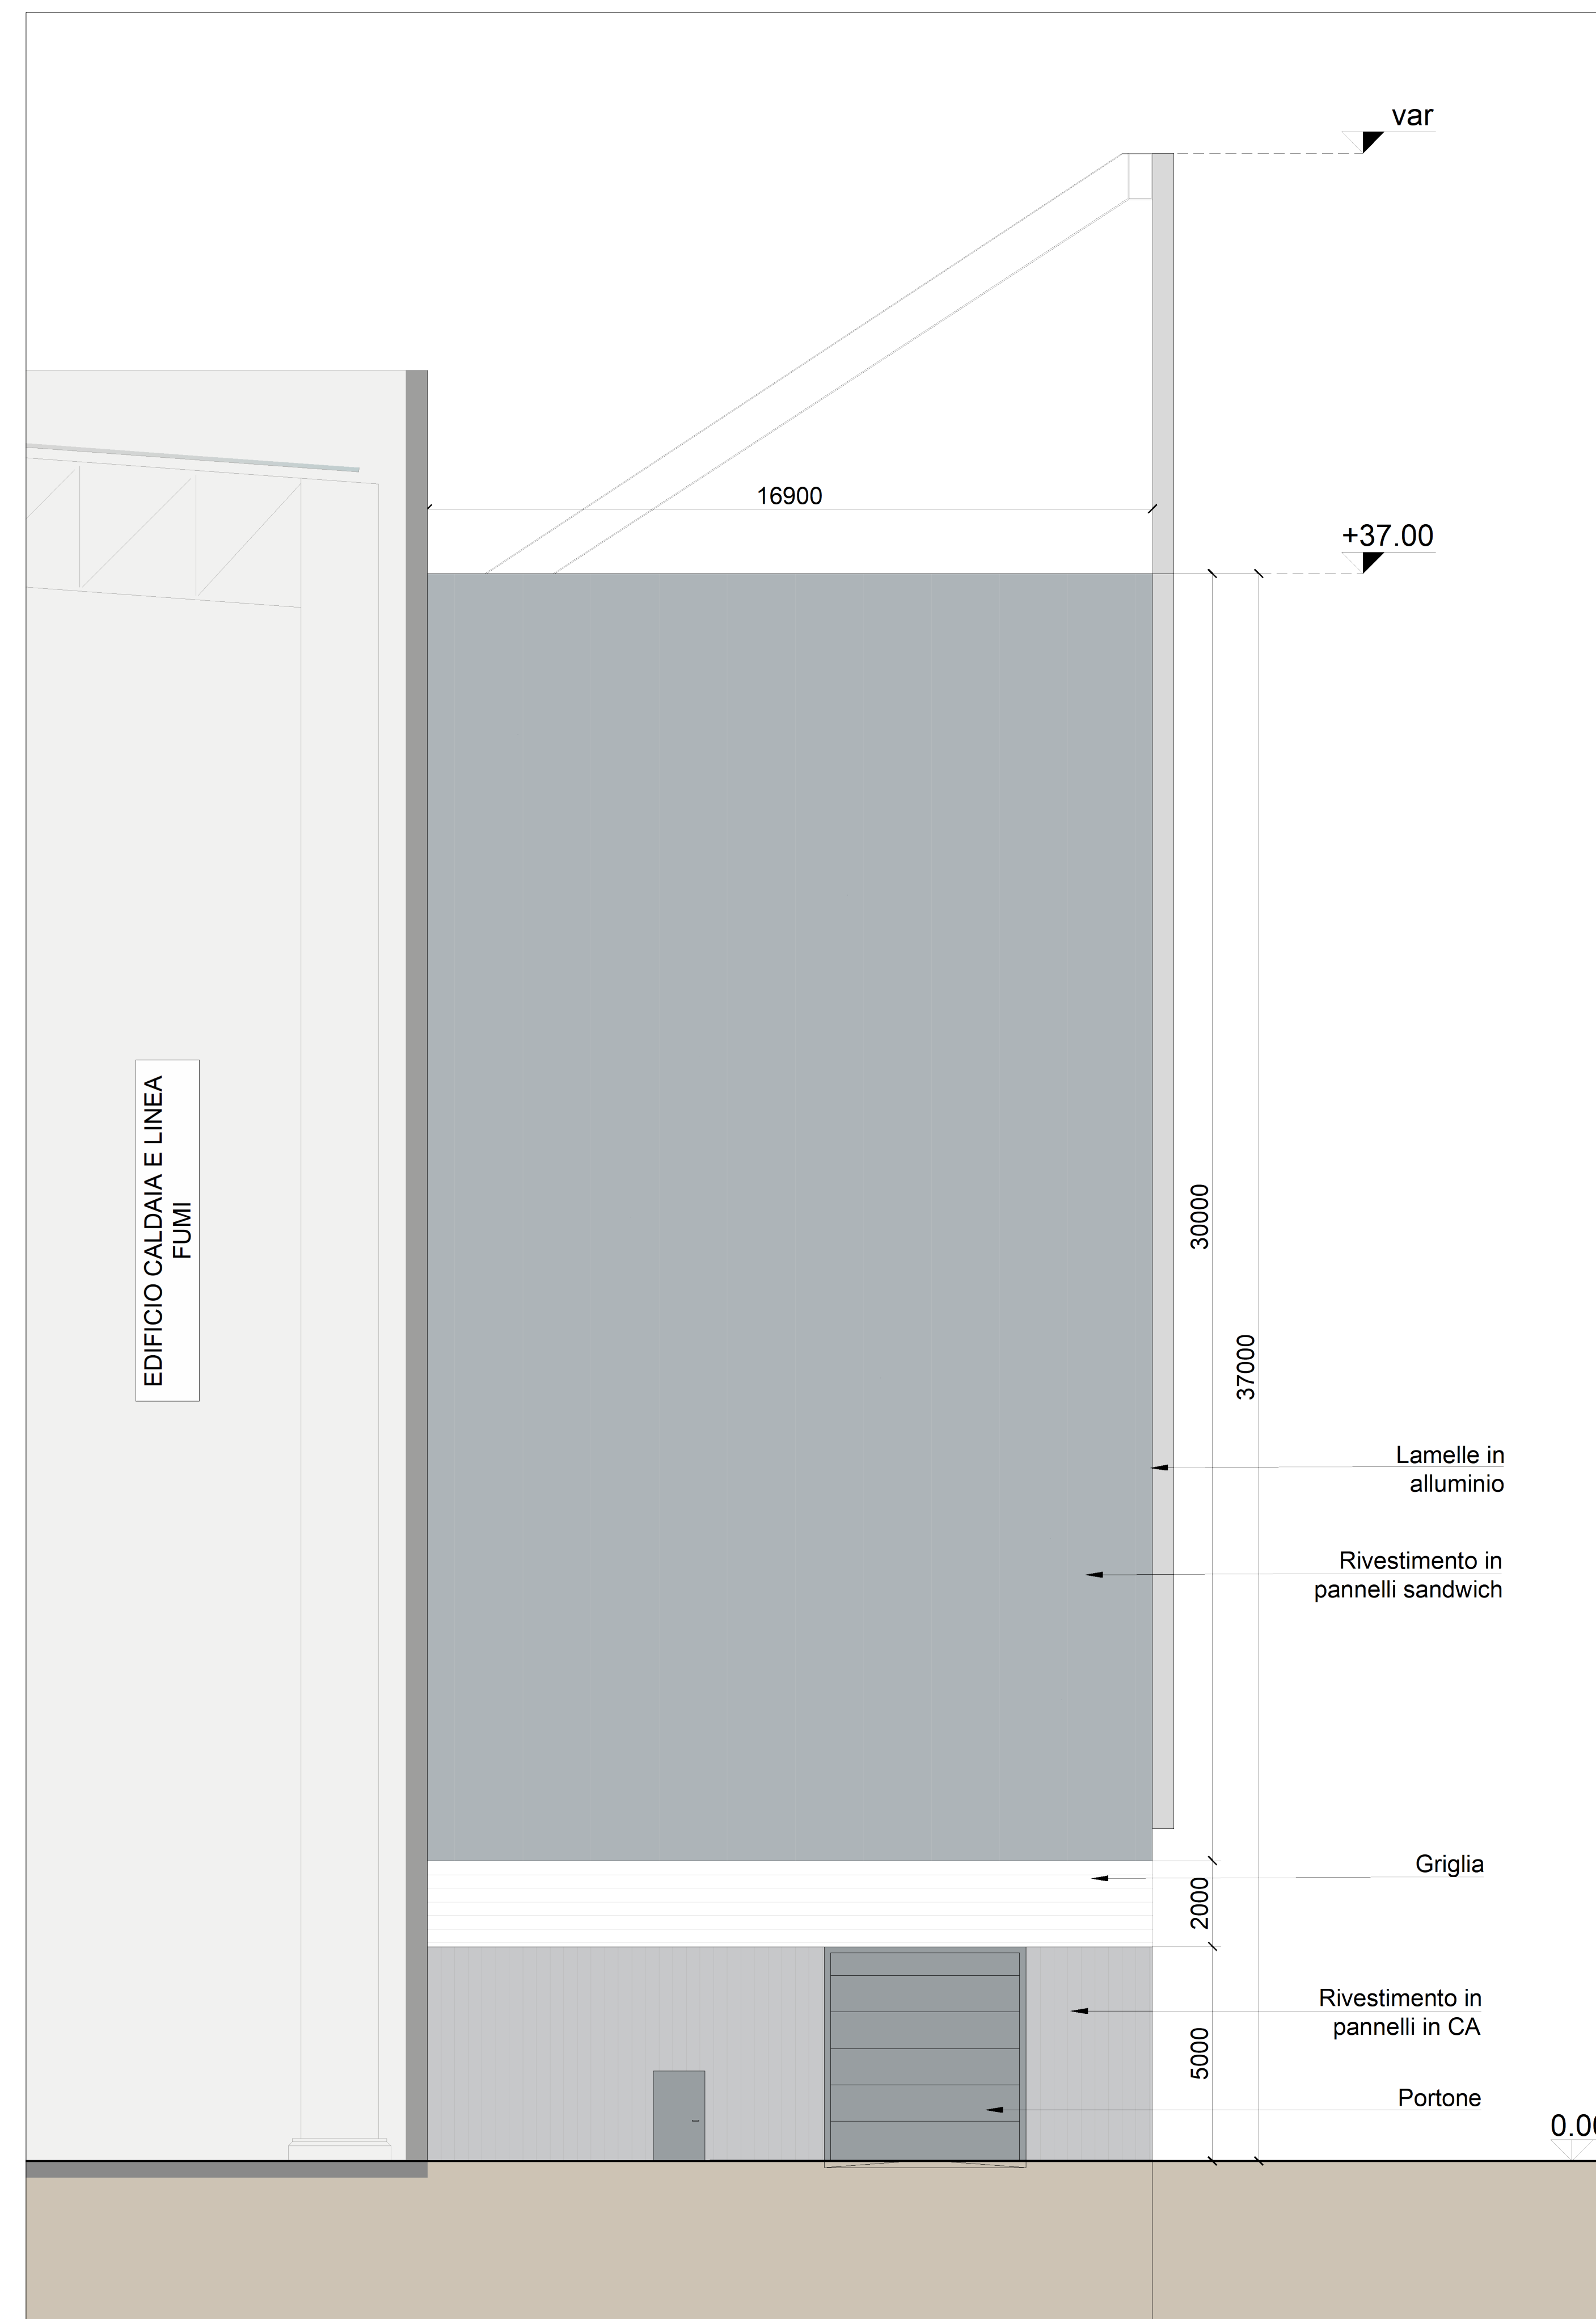

Prospetto P-02
Scala 1:100

LEGENDA SIMBOLOGIA ANTINCENDI

SIMBOLO FIGURATO	CATEGORIA / DEFINIZIONE
	ELEMENTI COSTRUTTIVI RESISTENTI AL FUOCO
	Porta tagliafuoco REI 120
	ELEMENTI COSTRUTTIVI RESISTENTI AL FUOCO
	Separazioni tagliafuoco REI 120
	SISTEMA DI VIE D'USCITA
	Percorso d'uscita Orizzontale
	SISTEMA DI VIE D'USCITA
	Percorso d'uscita verso Tetto
	SISTEMA DI VIE D'USCITA
	Percorso d'uscita verso il basso
	SISTEMI ANTINCENDIO IDRICI
	Istrutture a parete UNI 45
	ATTREZZATURE ANTINCENDIO
	Estintore Portatile a polvere omologato D.M. 07/01/05
	ATTREZZATURE ANTINCENDIO
	Estintore Portatile ad anidride carbonica omologato D.M. 07/01/05
	ATTREZZATURE ANTINCENDIO
	Estintore Carrellato a polvere omologato D.M. 06/03/92
	ATTREZZATURE ANTINCENDIO
	SISTEMI DI AERAZIONE ED ILLUMINAZIONE NATURALI
	Aperture di aerazione naturale

IMPIANTO DI RIVELAZIONE ED ALLARME INCENDIO

Tutti i luoghi dell'edificio saranno sorvegliati da un impianto IRAI a norma UNI 9795, composto da:

- centrale di controllo e segnalazione
- pulsanti manuali di allarme incendio
- alimentazione di sicurezza
- diffusione di allarme tramite POA (pannelli ottico acustici).

Inoltre, per il sito di stoccaggio dei carboni attivi sarà installato un sistema di inerti ad azoto, azionato soltanto in emergenza e controllato da un misuratore di CO₂ posto sulla parte superiore del sito.

00	Giugno 2021	Prima emissione	Griffini
Revisione interna	Data	Descrizione revisione	Redazione
Numero documento interno		Derivato da	
CAVP09V1000LDL0900602			
<p>Impianto per la produzione di energia elettrica e termica mediante combustione di rifiuti speciali non pericolosi sito in Comune di Cavaglià (BI)</p>			
<p>Tavolo progetto</p> <p>Titolo documento: Fabbricato reagenti e ceneri leggere Sezione - Prospetto laterale</p>			
Numero Tavola	Scala	Scala piottaggio	
Tav.36	1:100	1:1	
Fornitore	Progettista	Verifica	
Ing. Alessandro Griffini	A. Griffini	C. Donati	
Proponente - Legale Rappresentante	Approvazione		
F. Roncari	L. Zaniboni		
<p>Via Muller 32/c 28921 Varbaria (VC) T (+39) 349 5517304 alessandro.griffini@alice.it</p>			