




Prospetto P-01
Scala 1:200

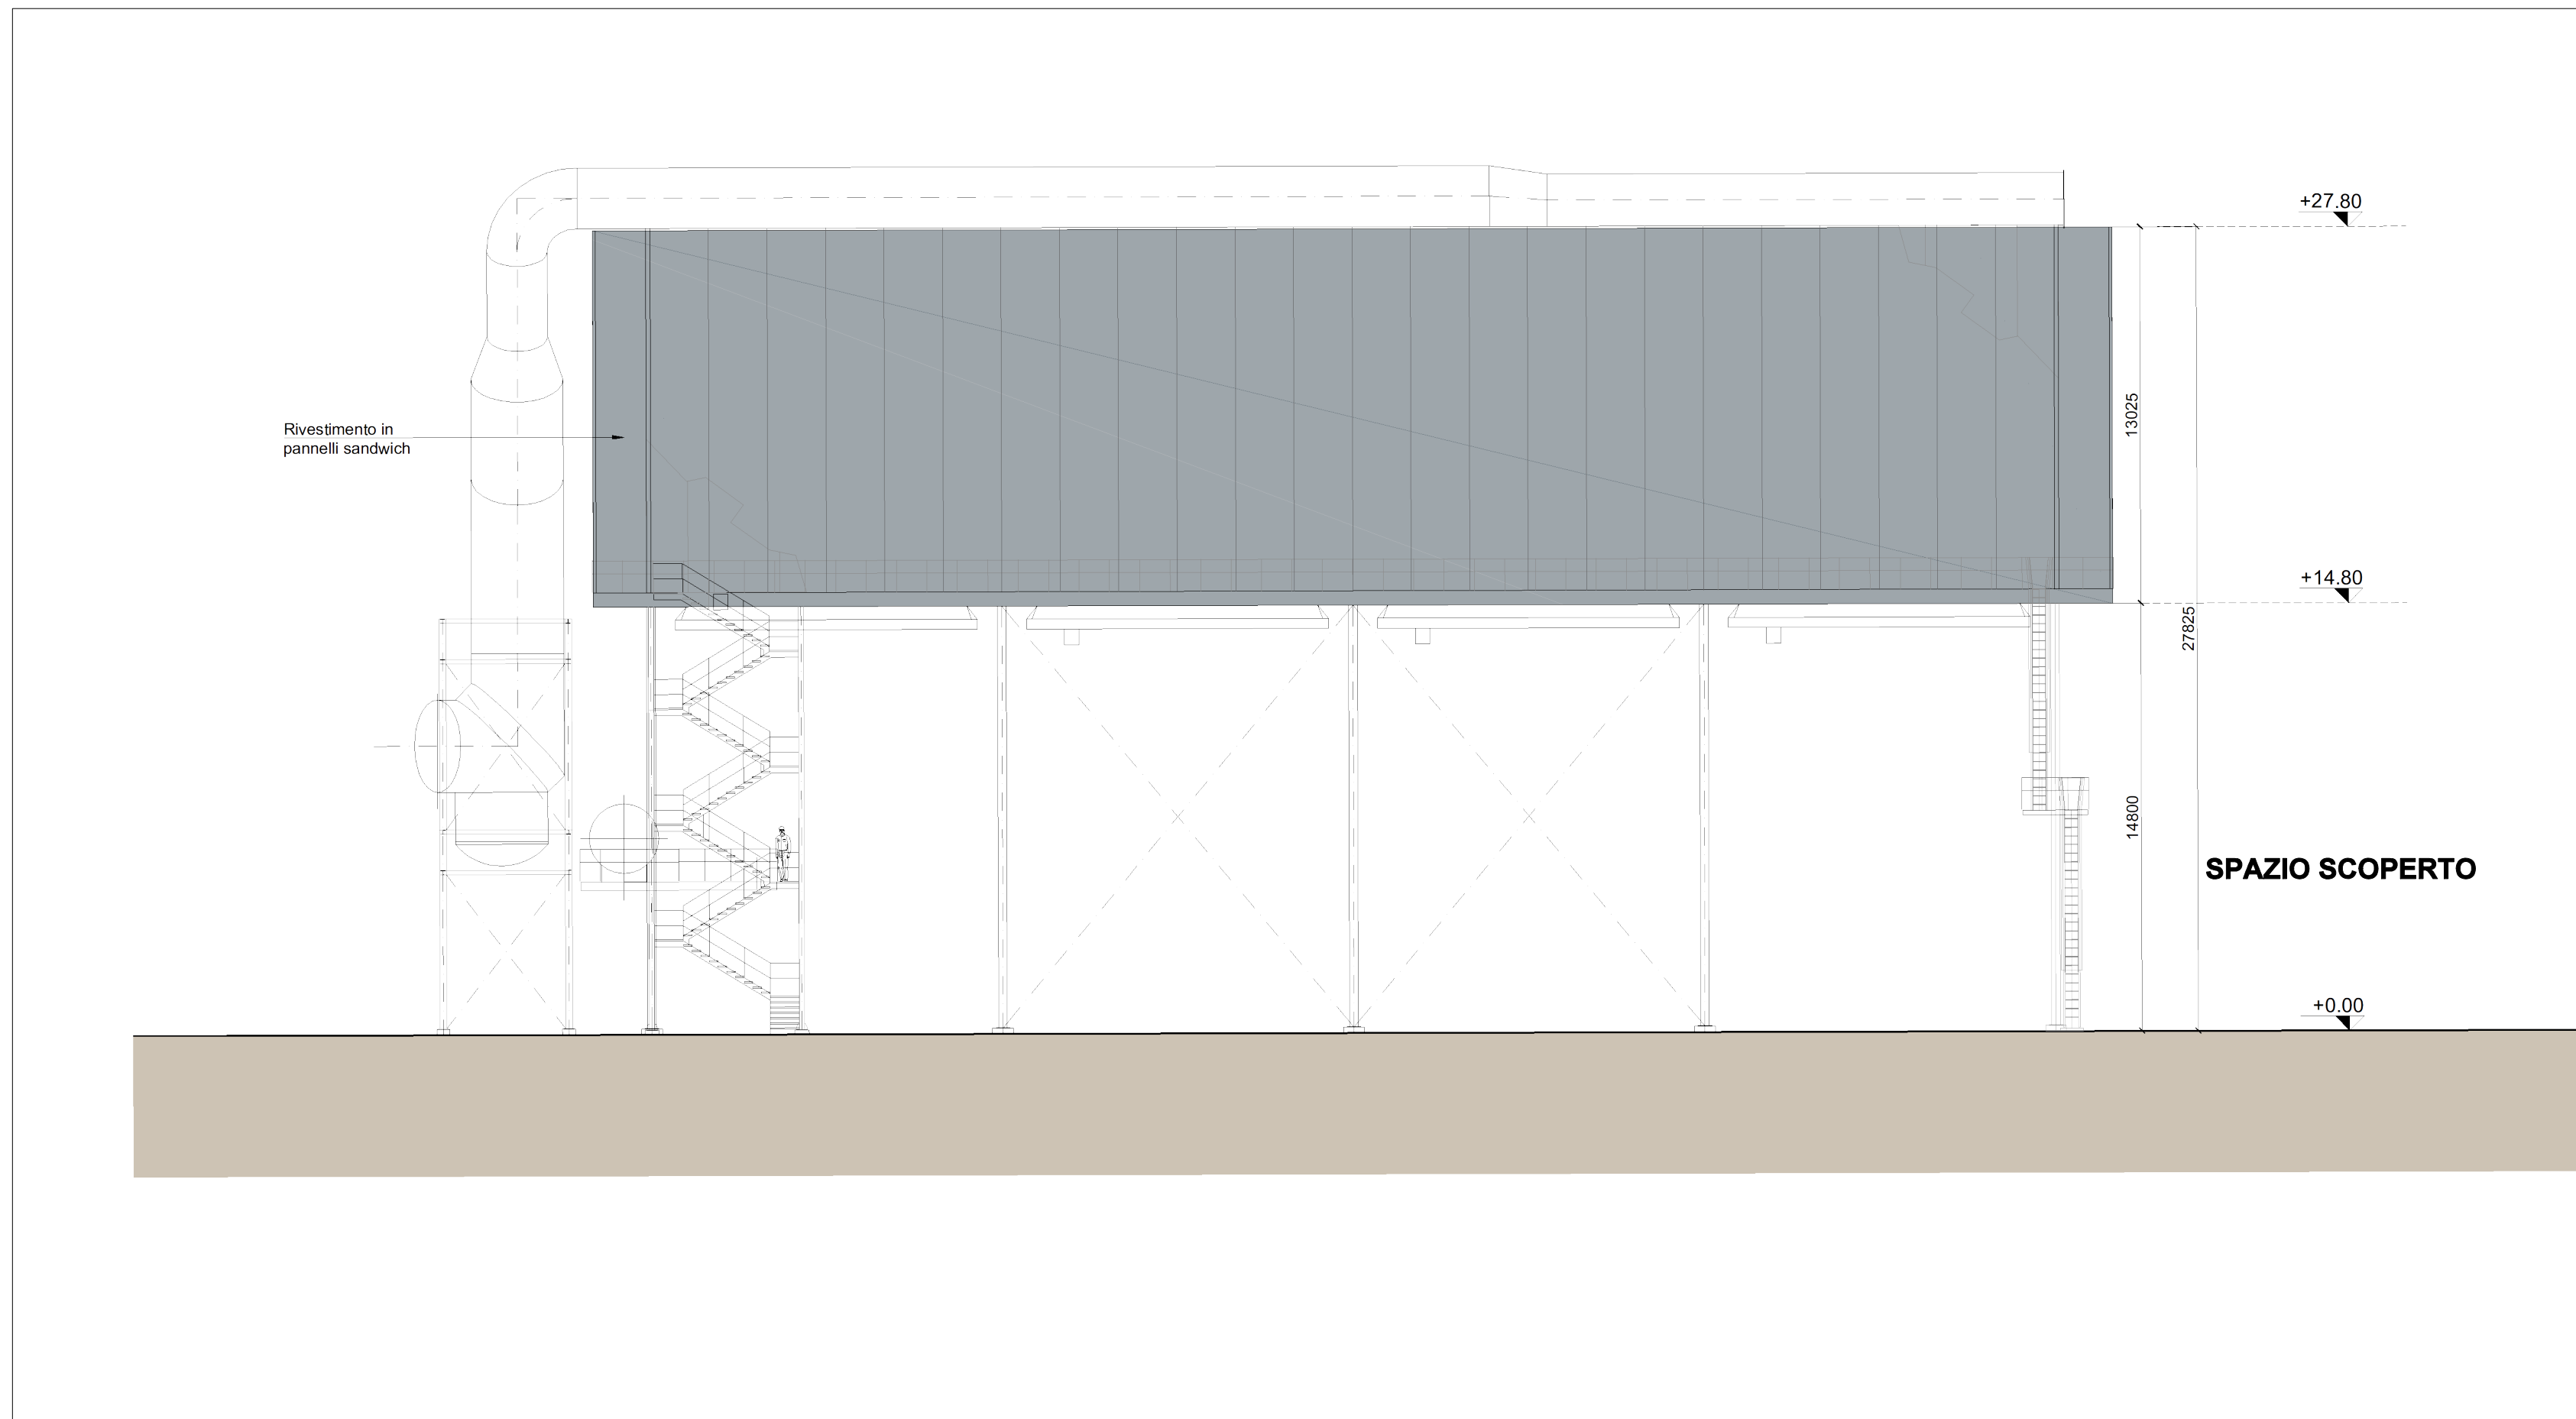

Prospetto P-02
Scala 1:200

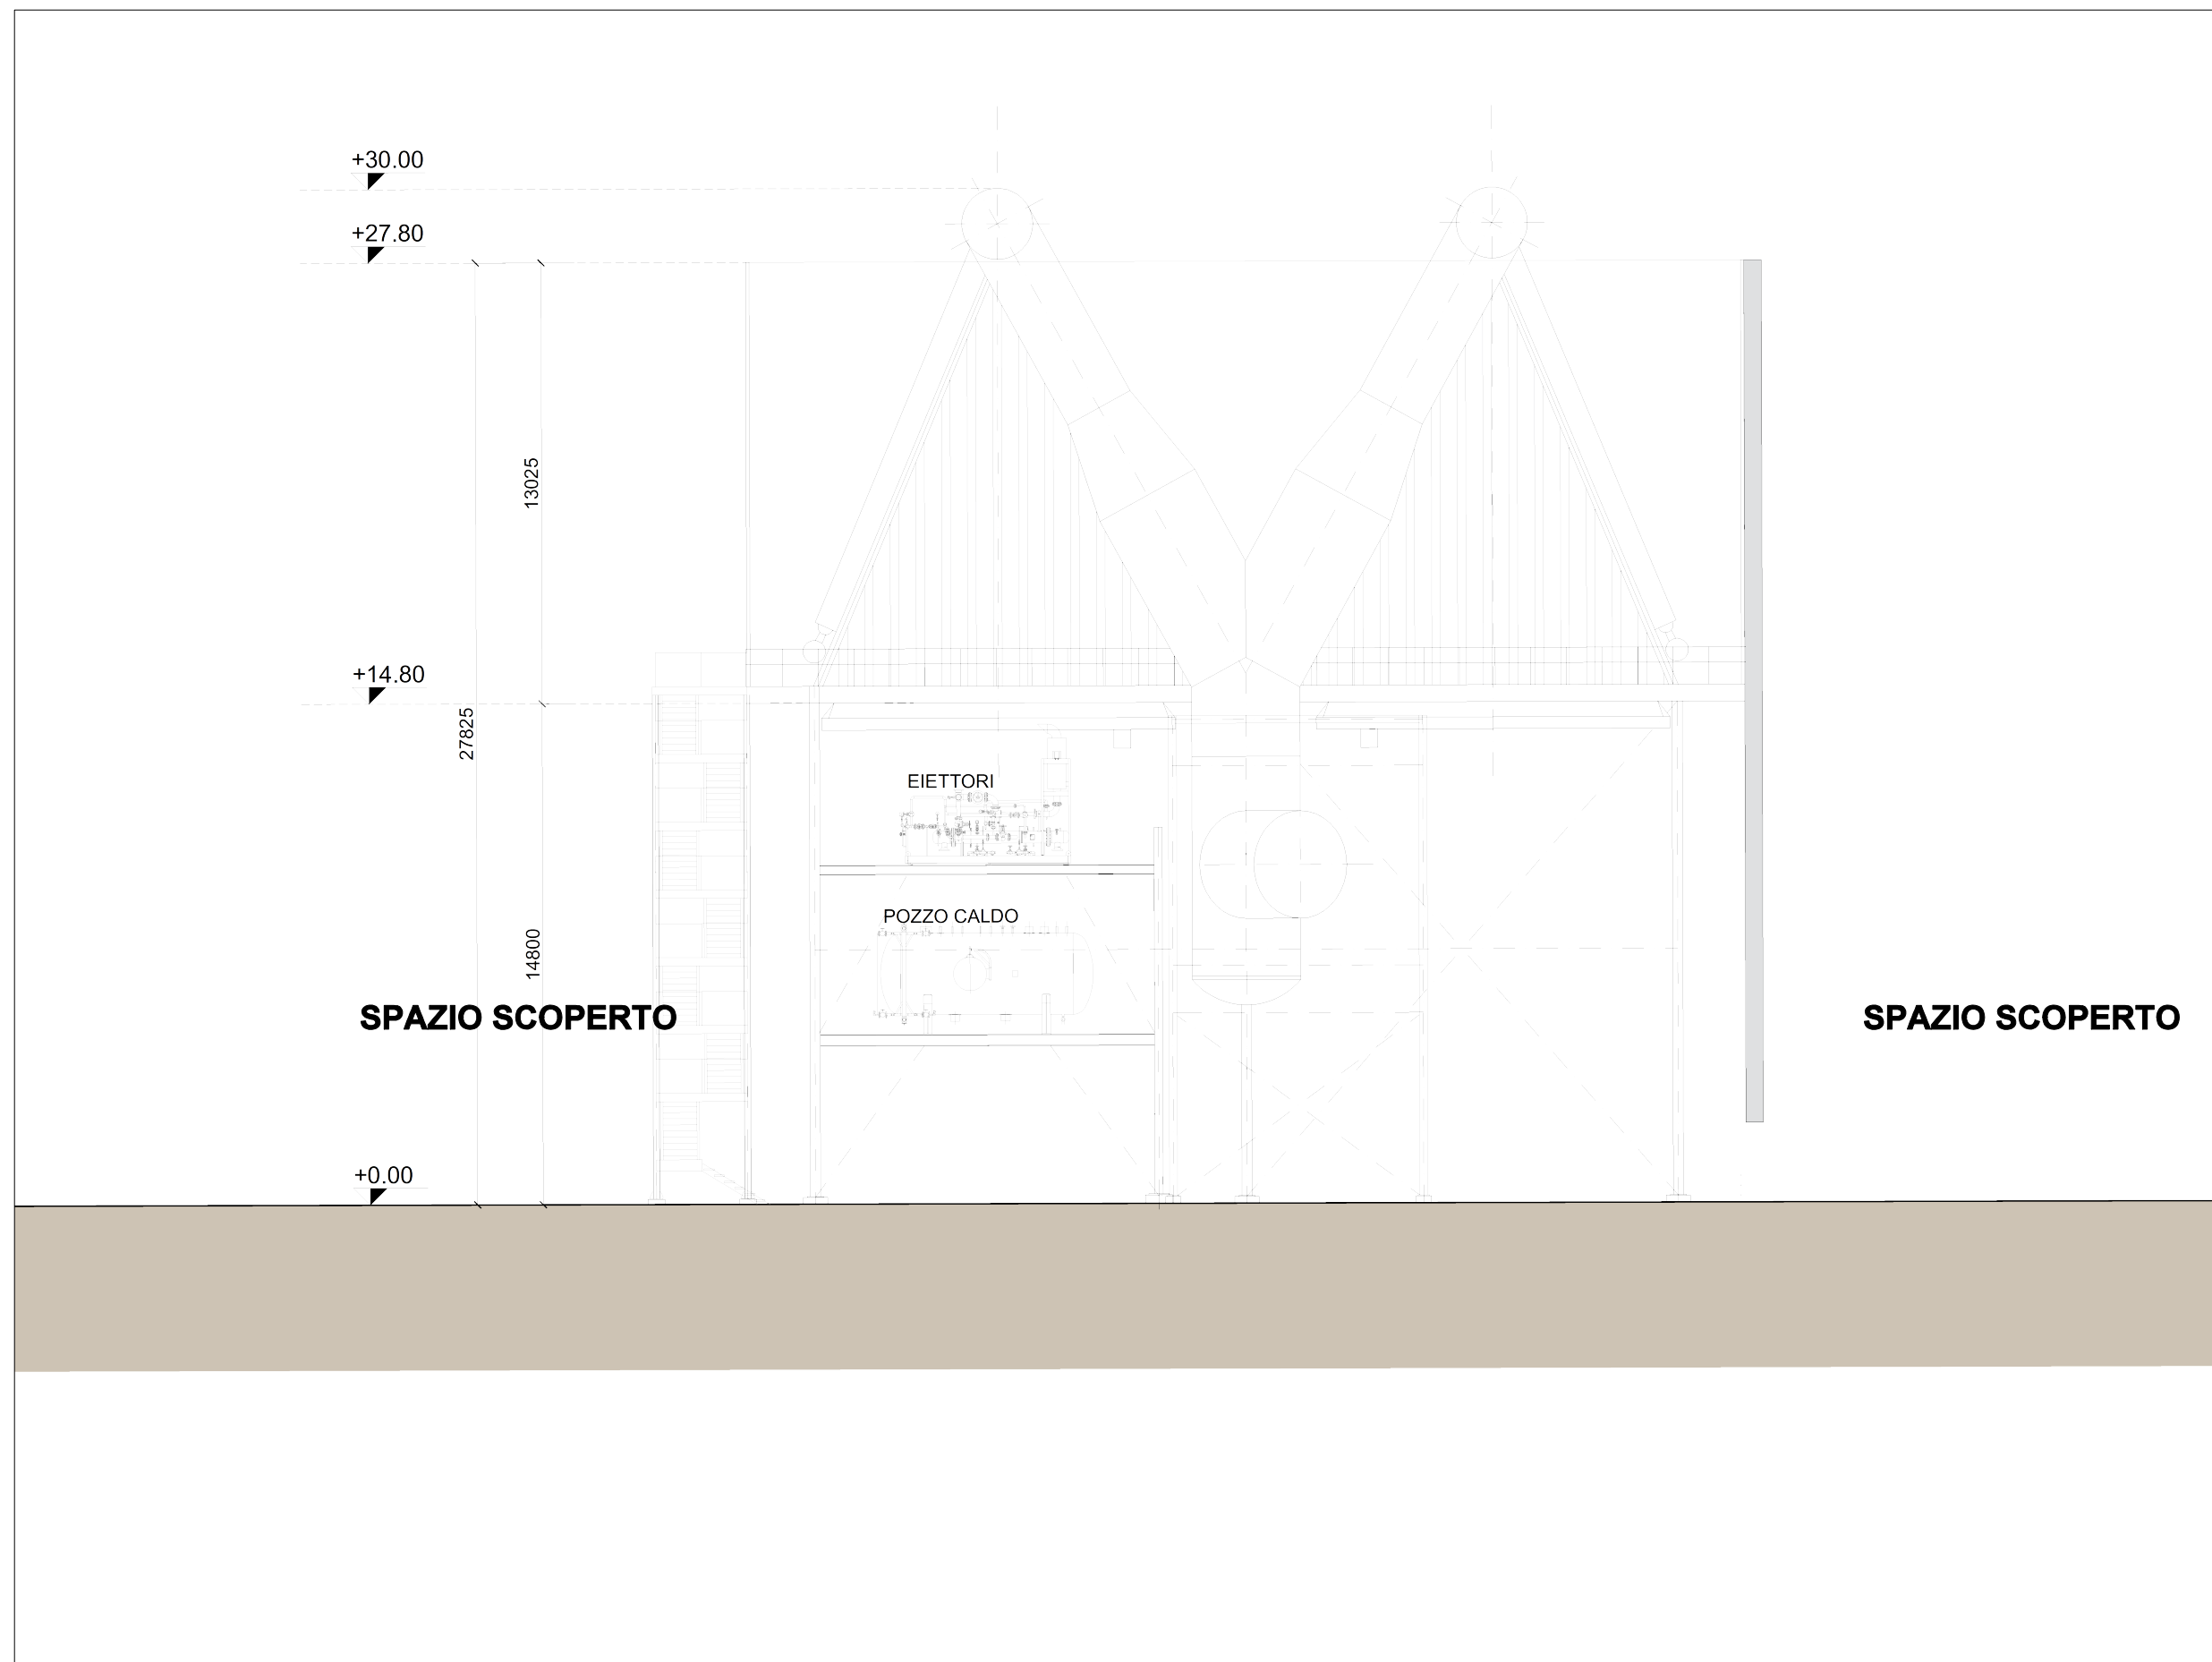


Sezione S-01
Scala 1:200

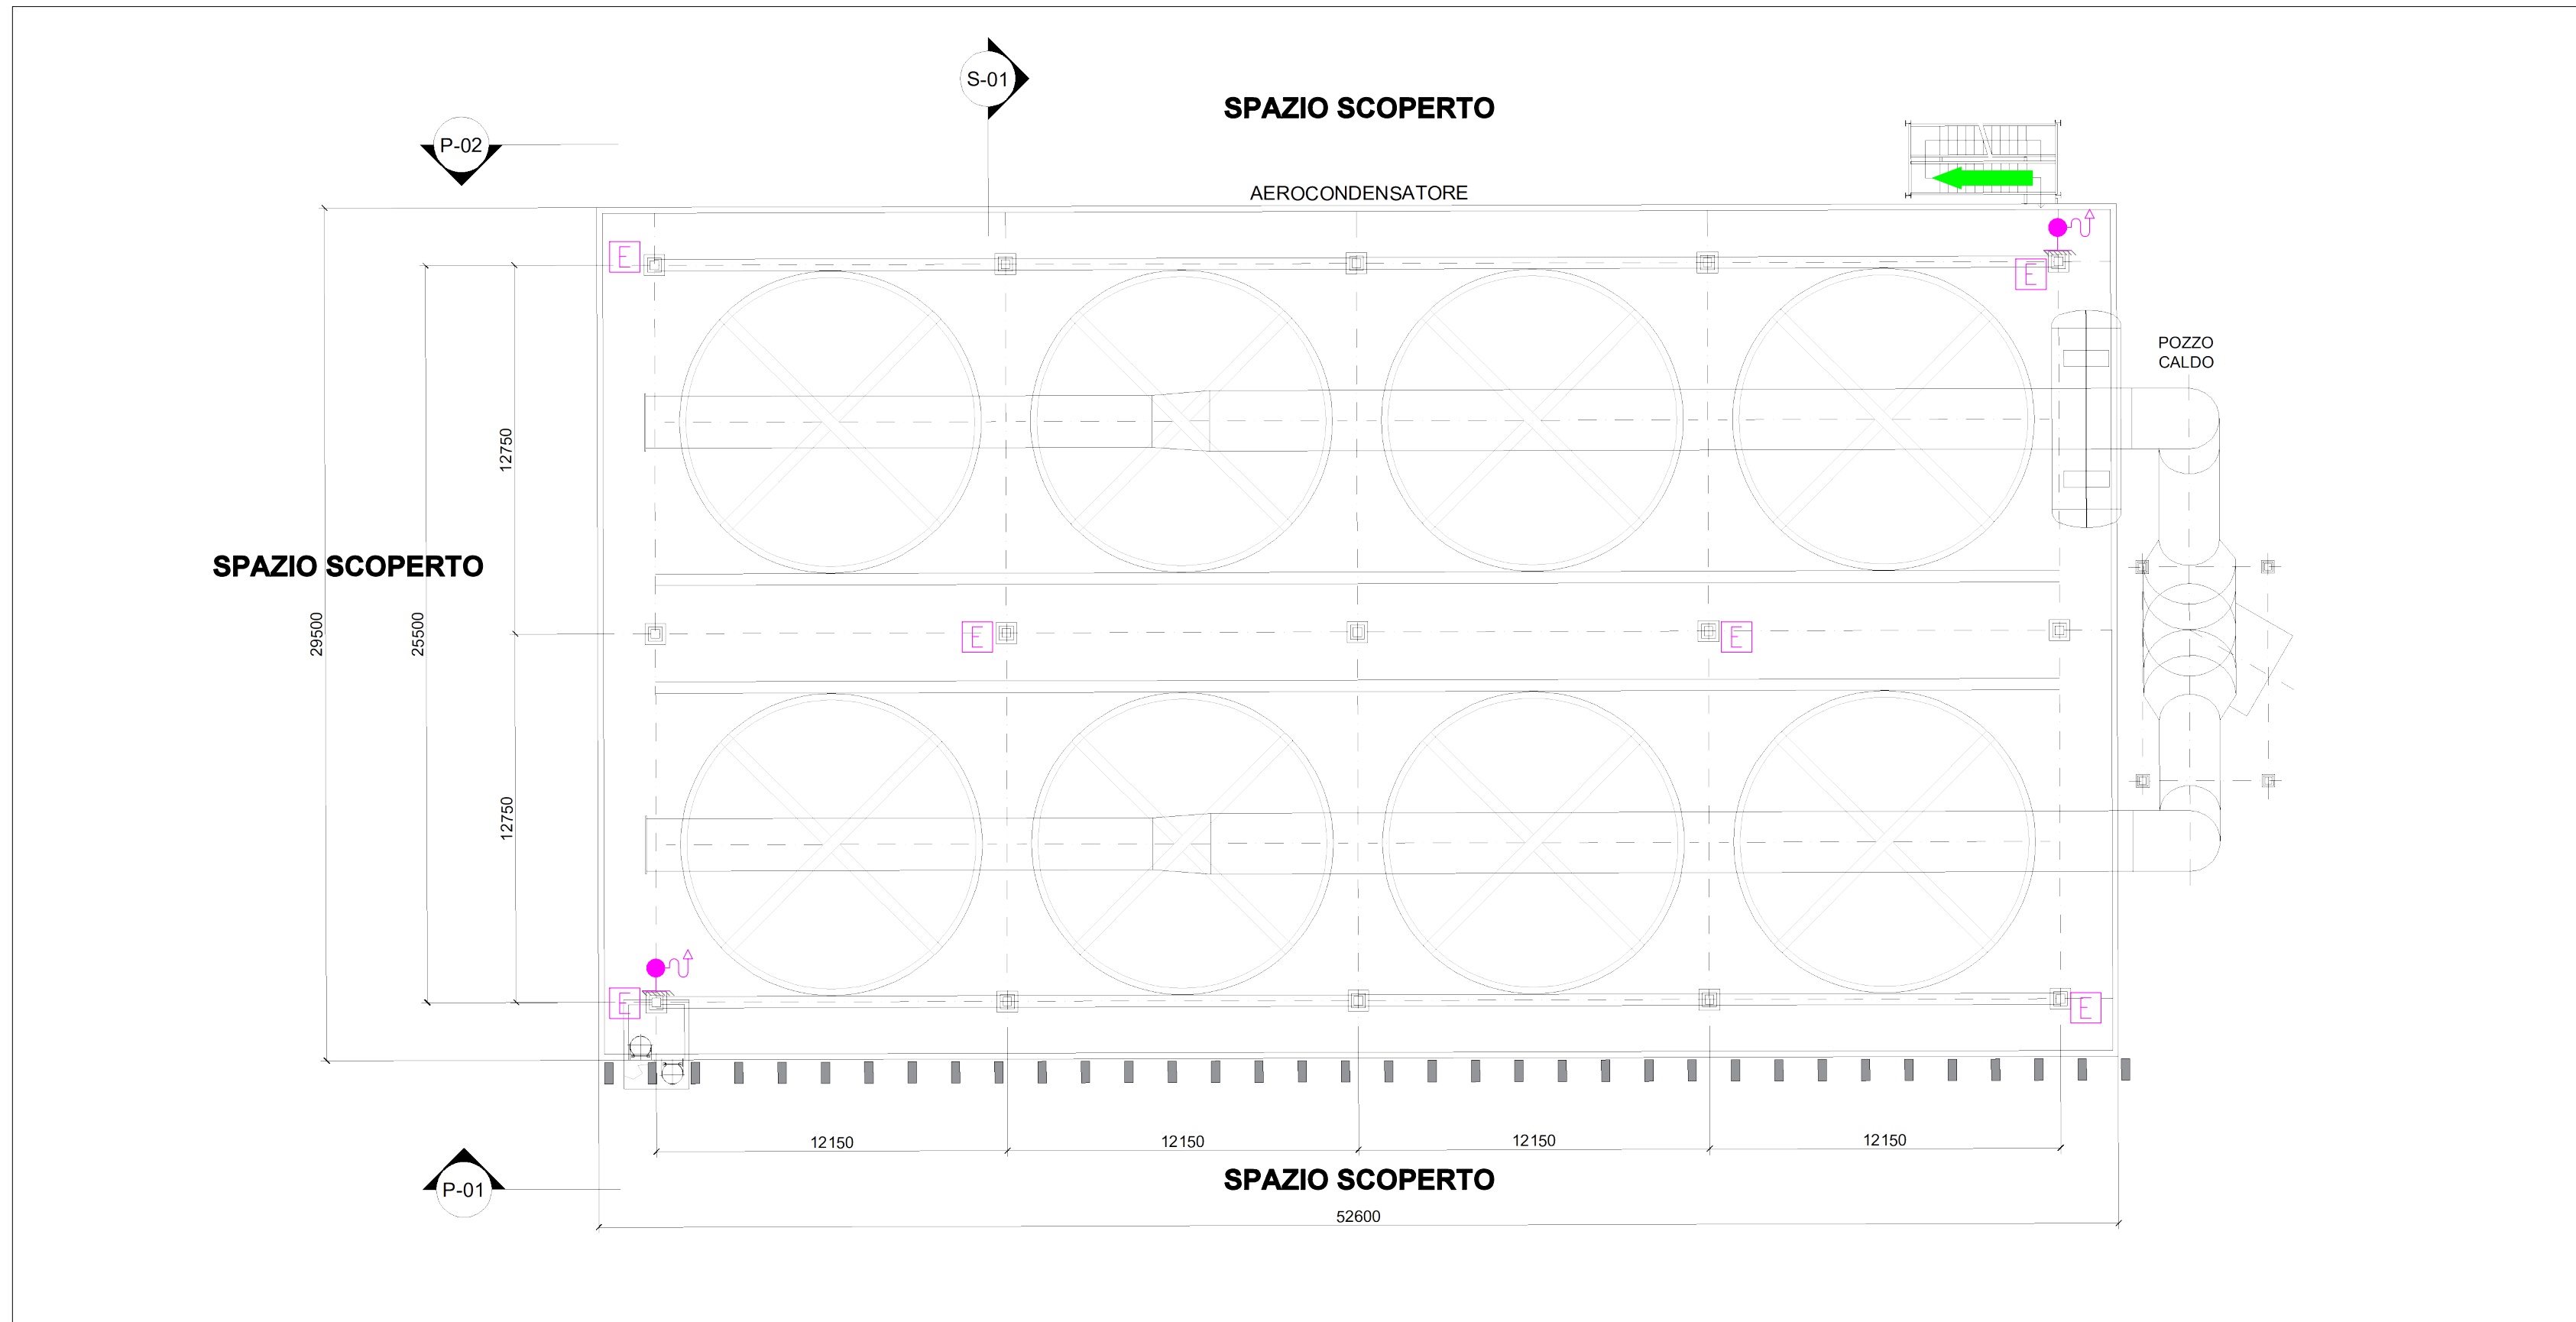

Pianta
Scala 1:200

KEYPLAN

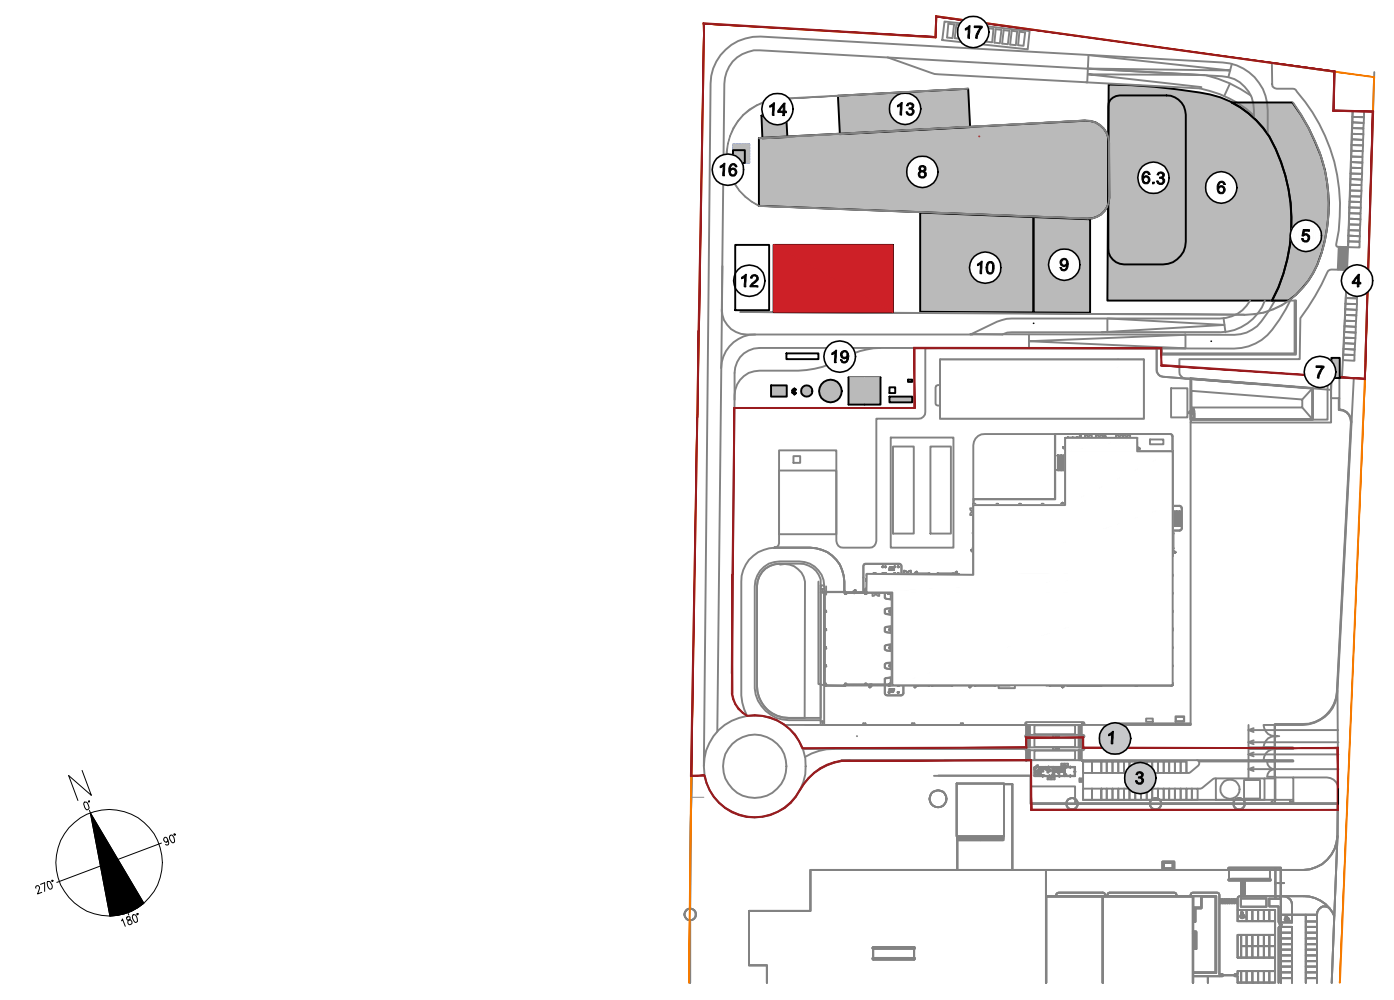

LEGENDA SIMBOLOGIA ANTINCENDI

SIMBOLO FIGURATO	CATEGORIA / DEFINIZIONE
	ELEMENTI COSTRUTTIVI RESISTENTI AL FUOCO
	Porta tagliafuoco REI 120
	Elementi costruttivi resistenti al fuoco
	Separatori tagliafuoco REI 120
	ELEMENTI COSTRUTTIVI RESISTENTI AL FUOCO
	Porta tagliafuoco REI 30
	Elementi costruttivi resistenti al fuoco
	Separatori tagliafuoco REI 30
	ELEMENTI COSTRUTTIVI RESISTENTI AL FUOCO
	Locali Filtro realizzati D.M. 03/08/2015 e s.m.l.
	SISTEMA DI VIE D'USCITA
	Percorso d'uscita Orizzontale
	SISTEMA DI VIE D'USCITA
	Percorso d'uscita verso l'alto
	SISTEMA DI VIE D'USCITA
	Percorso d'uscita verso il basso
	SISTEMI ANTINCENDIO IDRICI
	Idrante a parete UNI 45
	ATTREZZATURE ANTINCENDIO
	Estintore Portatile a polvere omologato D.M. 07/01/05
	ATTREZZATURE ANTINCENDIO
	Estintore Portatile ad anidride carbonica omologato D.M. 07/01/05
	ATTREZZATURE ANTINCENDIO
	Estintore Carrellato a polvere omologato D.M. 06/03/92
	IMPIANTI DI RIVELAZIONE E SEGNALE INCENDI
	Area protetta da impianto di rivelazione fumi conforme alla norma UNI 9795
	IMPIANTI DI RIVELAZIONE E SEGNALE INCENDI
	Area protetta da rivelatori di temperatura termovisivi conformi a UNI 9795

IMPIANTO DI RIVELAZIONE ED ALLARME INCENDIO

Tutti i luoghi dell'insediamento saranno sorvegliati da un impianto IRAI a norma UNI 9795, composto da:

- centrale di controllo e segnalazione
- pulsanti manuali di allarme incendio
- alimentazione di sicurezza
- diffusione di allarme tramite POA (pannelli ottico acustici).

00	Giugno 2021	Prima emissione	Griffini
----	-------------	-----------------	----------

Revisione	Data	Descrizione revisione	Redazione
00			

Numero documento interno: CAVP09V10000LDL0900705

a2a ambiente
 Impianto per la produzione di energia elettrica e termica mediante combustione di rifiuti speciali non pericolosi sito in Comune di Cavaglià (BI)

TITOLO DOCUMENTO
Condensatore ad aria
 Pianta, sezione e prospetti

Numero Tavola: **Tav.42** Scala: 1:200 Scala plothaggio: 1:1

Progettista: **A. Griffini** Verifica: **C. Donati**

Proprietario - Legale Rappresentante: **F. Roncarì** Approvazione: **L. Zaniboni**

È vietato copiare o riprodurre questo documento, utilizzare il contenuto o renderlo comunque noto a terzi senza autorizzazione. Ogni infrazione comporta il risarcimento dei danni subiti. Sono riservati tutti i diritti derivanti dalla concessione di brevetti per invenzioni, di modelli industriali di utilità e di disegni e modelli. The reproduction, distribution and utilization of this document as well as the communication of its contents to others without express authorization is prohibited. Offenders will be held liable for the payment of damages. All rights reserved in the event of the grant of patent, utility models or design.